


新支持棒3m(短縮時)

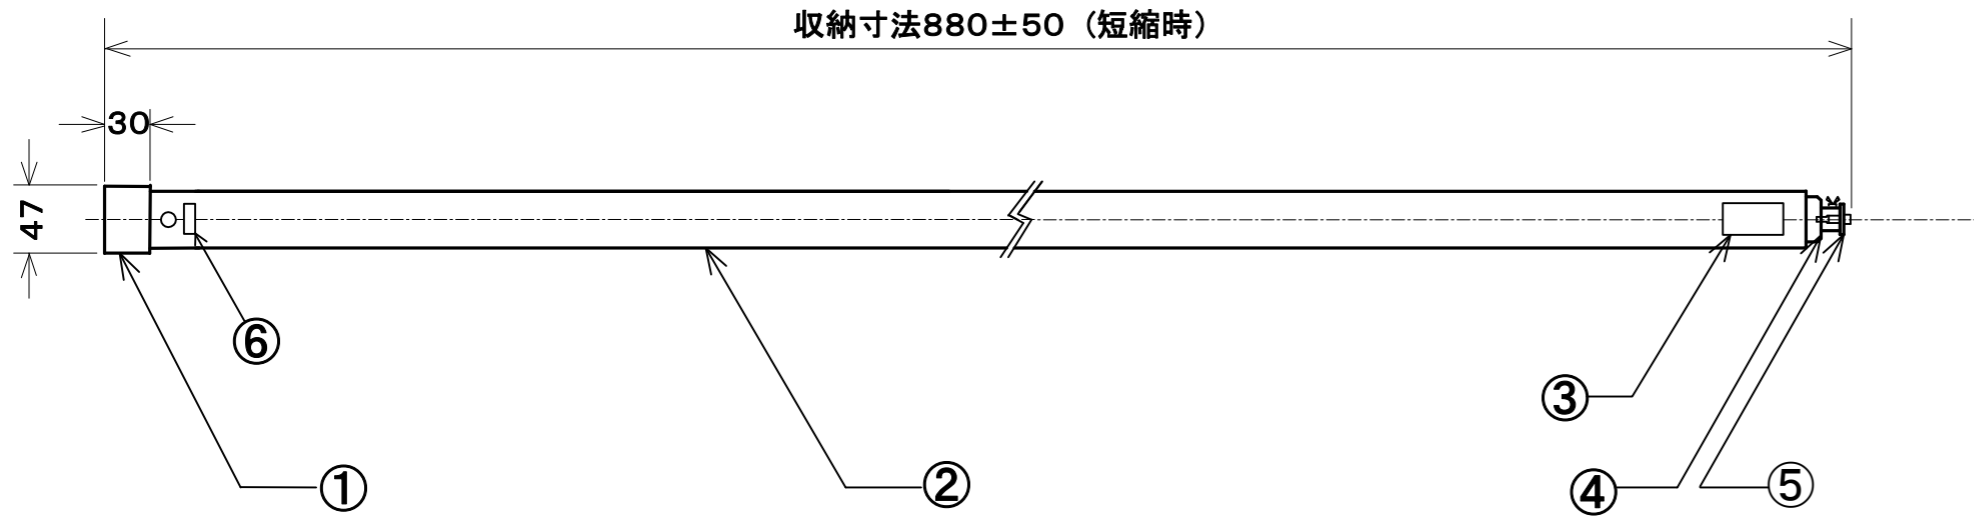


新支持棒3m仕様

本品は当協会製火災報知設備用感知器の試験器に接続し、高所に設置された感知器を試験時に使用する支持棒です。

- 最大引伸寸法 3000mm±50mm
- 収納寸法 880mm±50mm
- 継管総本数 4本
- ジョイント方式 テーパー式
- 継管塗色 黄色 (マンセル4. 3Y7. 9/8. 8近似)
- 重量 約 680g
- 耐電圧 乾燥時に電極間300mmにAC75kVを印加しても異常なし

新支持棒3m(伸張時)

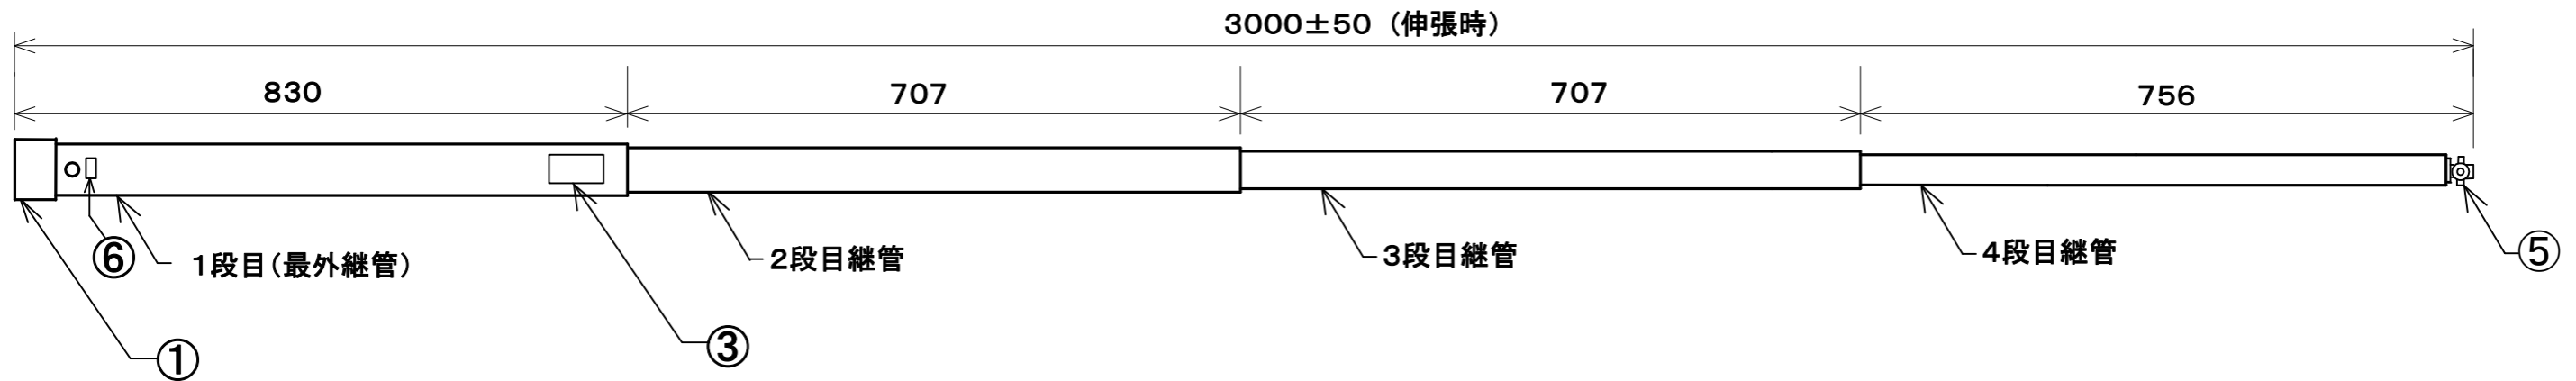

品名	番号	名称	備考
新特支持棒	①	底ゴム	スチレン・ブタジエンゴム黒色
	②	継管	ガラスクロス・黄色樹脂塗装
	③	注意書シール	横約55mm 縦約85mm
	④	支持棒金具	アルミ
	⑤	上部金具	アルミ
	⑥	製造番号シール	

注記: 図中公差の記載されていない寸法は概寸となります。

図面名称	新グラスファイバー製支持棒3.0m		
縮尺	—————	年月日	平成27年10月1日
一般社団法人 東京防災設備保守協会	図面番号	HK2015-100103	